




DOCUMENTO PRELIMINARE ALLA PROGETTAZIONE ■■■ PRELIMINARY DESIGN DOCUMENT

Allegato  
Annex  
**A14**

- **\_Parcheggio multipiano: planimetrie esistente**
- **\_Fuori scala**

- **\_Parcheggio multipiano: planimetrie esistente**
- **\_Not to scale**

- ⊙ PALO DI PUBBLICA ILLUMINAZIONE
- ⊠ POZZETTO ELETTRICO-TELEFONICO
- ⊠ POZZETTO ACQUA-SCARICHI

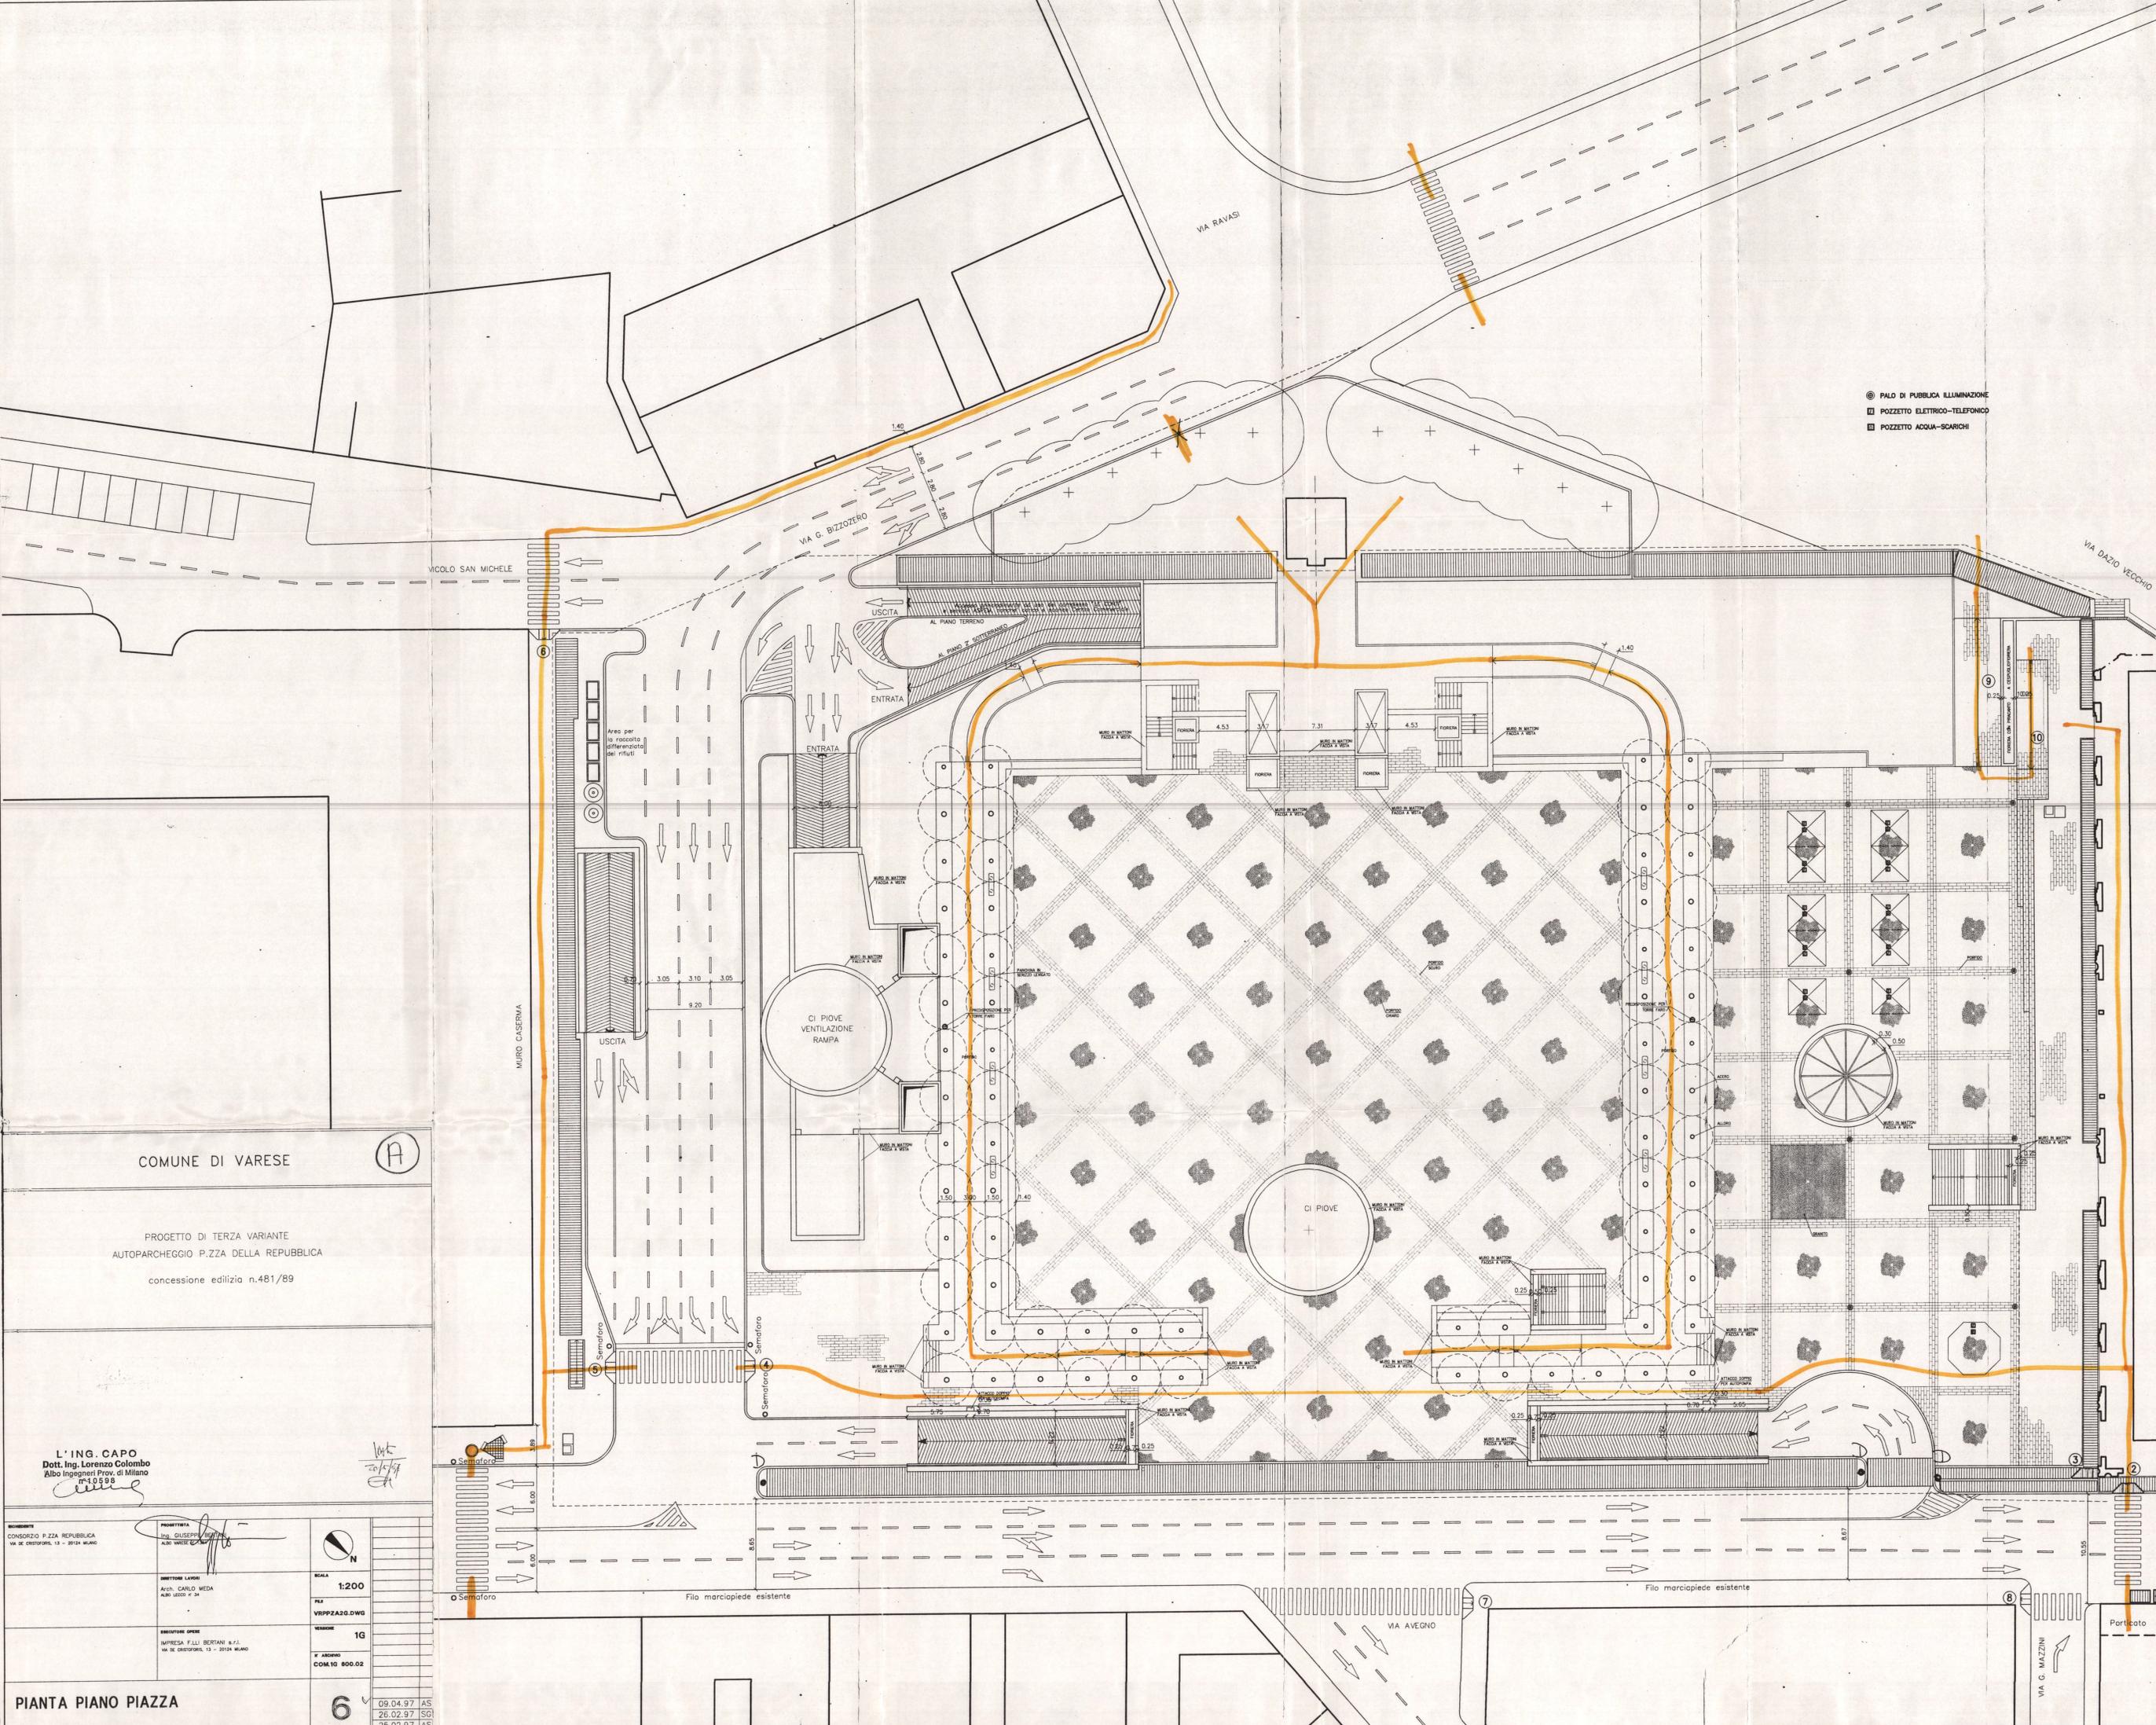

COMUNE DI VARESE

(A)



PROGETTO DI TERZA VARIANTE  
AUTOPARCHEGGIO P.ZZA DELLA REPUBBLICA  
concessione edilizia n.481/89

L'ING. CAPO  
Dott. Ing. Lorenzo Colombo  
Albo Ingegneri Prov. di Milano  
n°10588

PROGETTISTA ING. GIUSEPPE BERTANI ALBO MILANO n° 24	SCALA 1:200
DIRETTORE LAVORI Arch. CARLO MEDA ALBO MILANO n° 34	FILE VRPPZ229.DWG
REDAZIONE OPERA INGEGNERIA F.LLI BERTANI & C. VA DE CRISTOFORI, 13 - 20124 MILANO	VERSIONE 1G
	N. AUTORE COM19 800.02


PIANTA PIANO PIAZZA

6	09.04.97 AS
	26.02.97 SG
	25.02.97 AS
	25.02.97

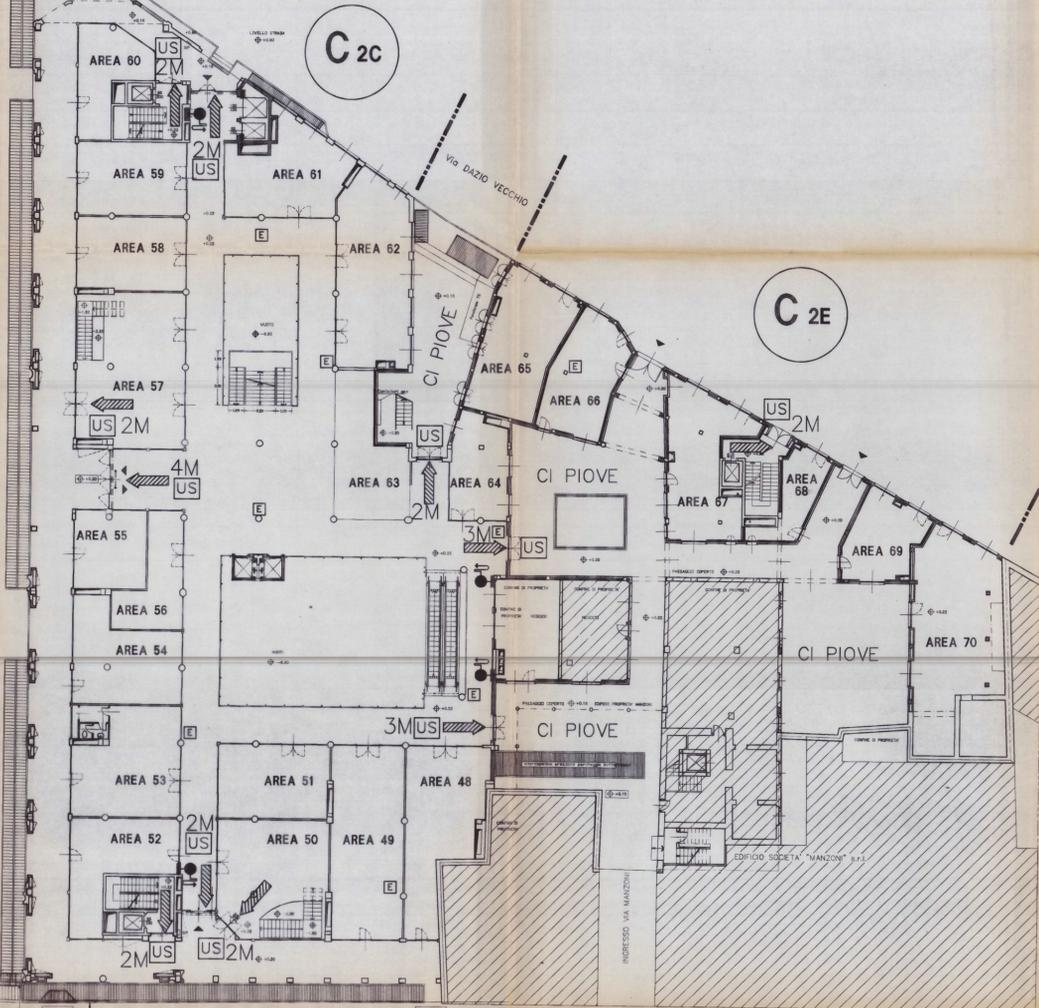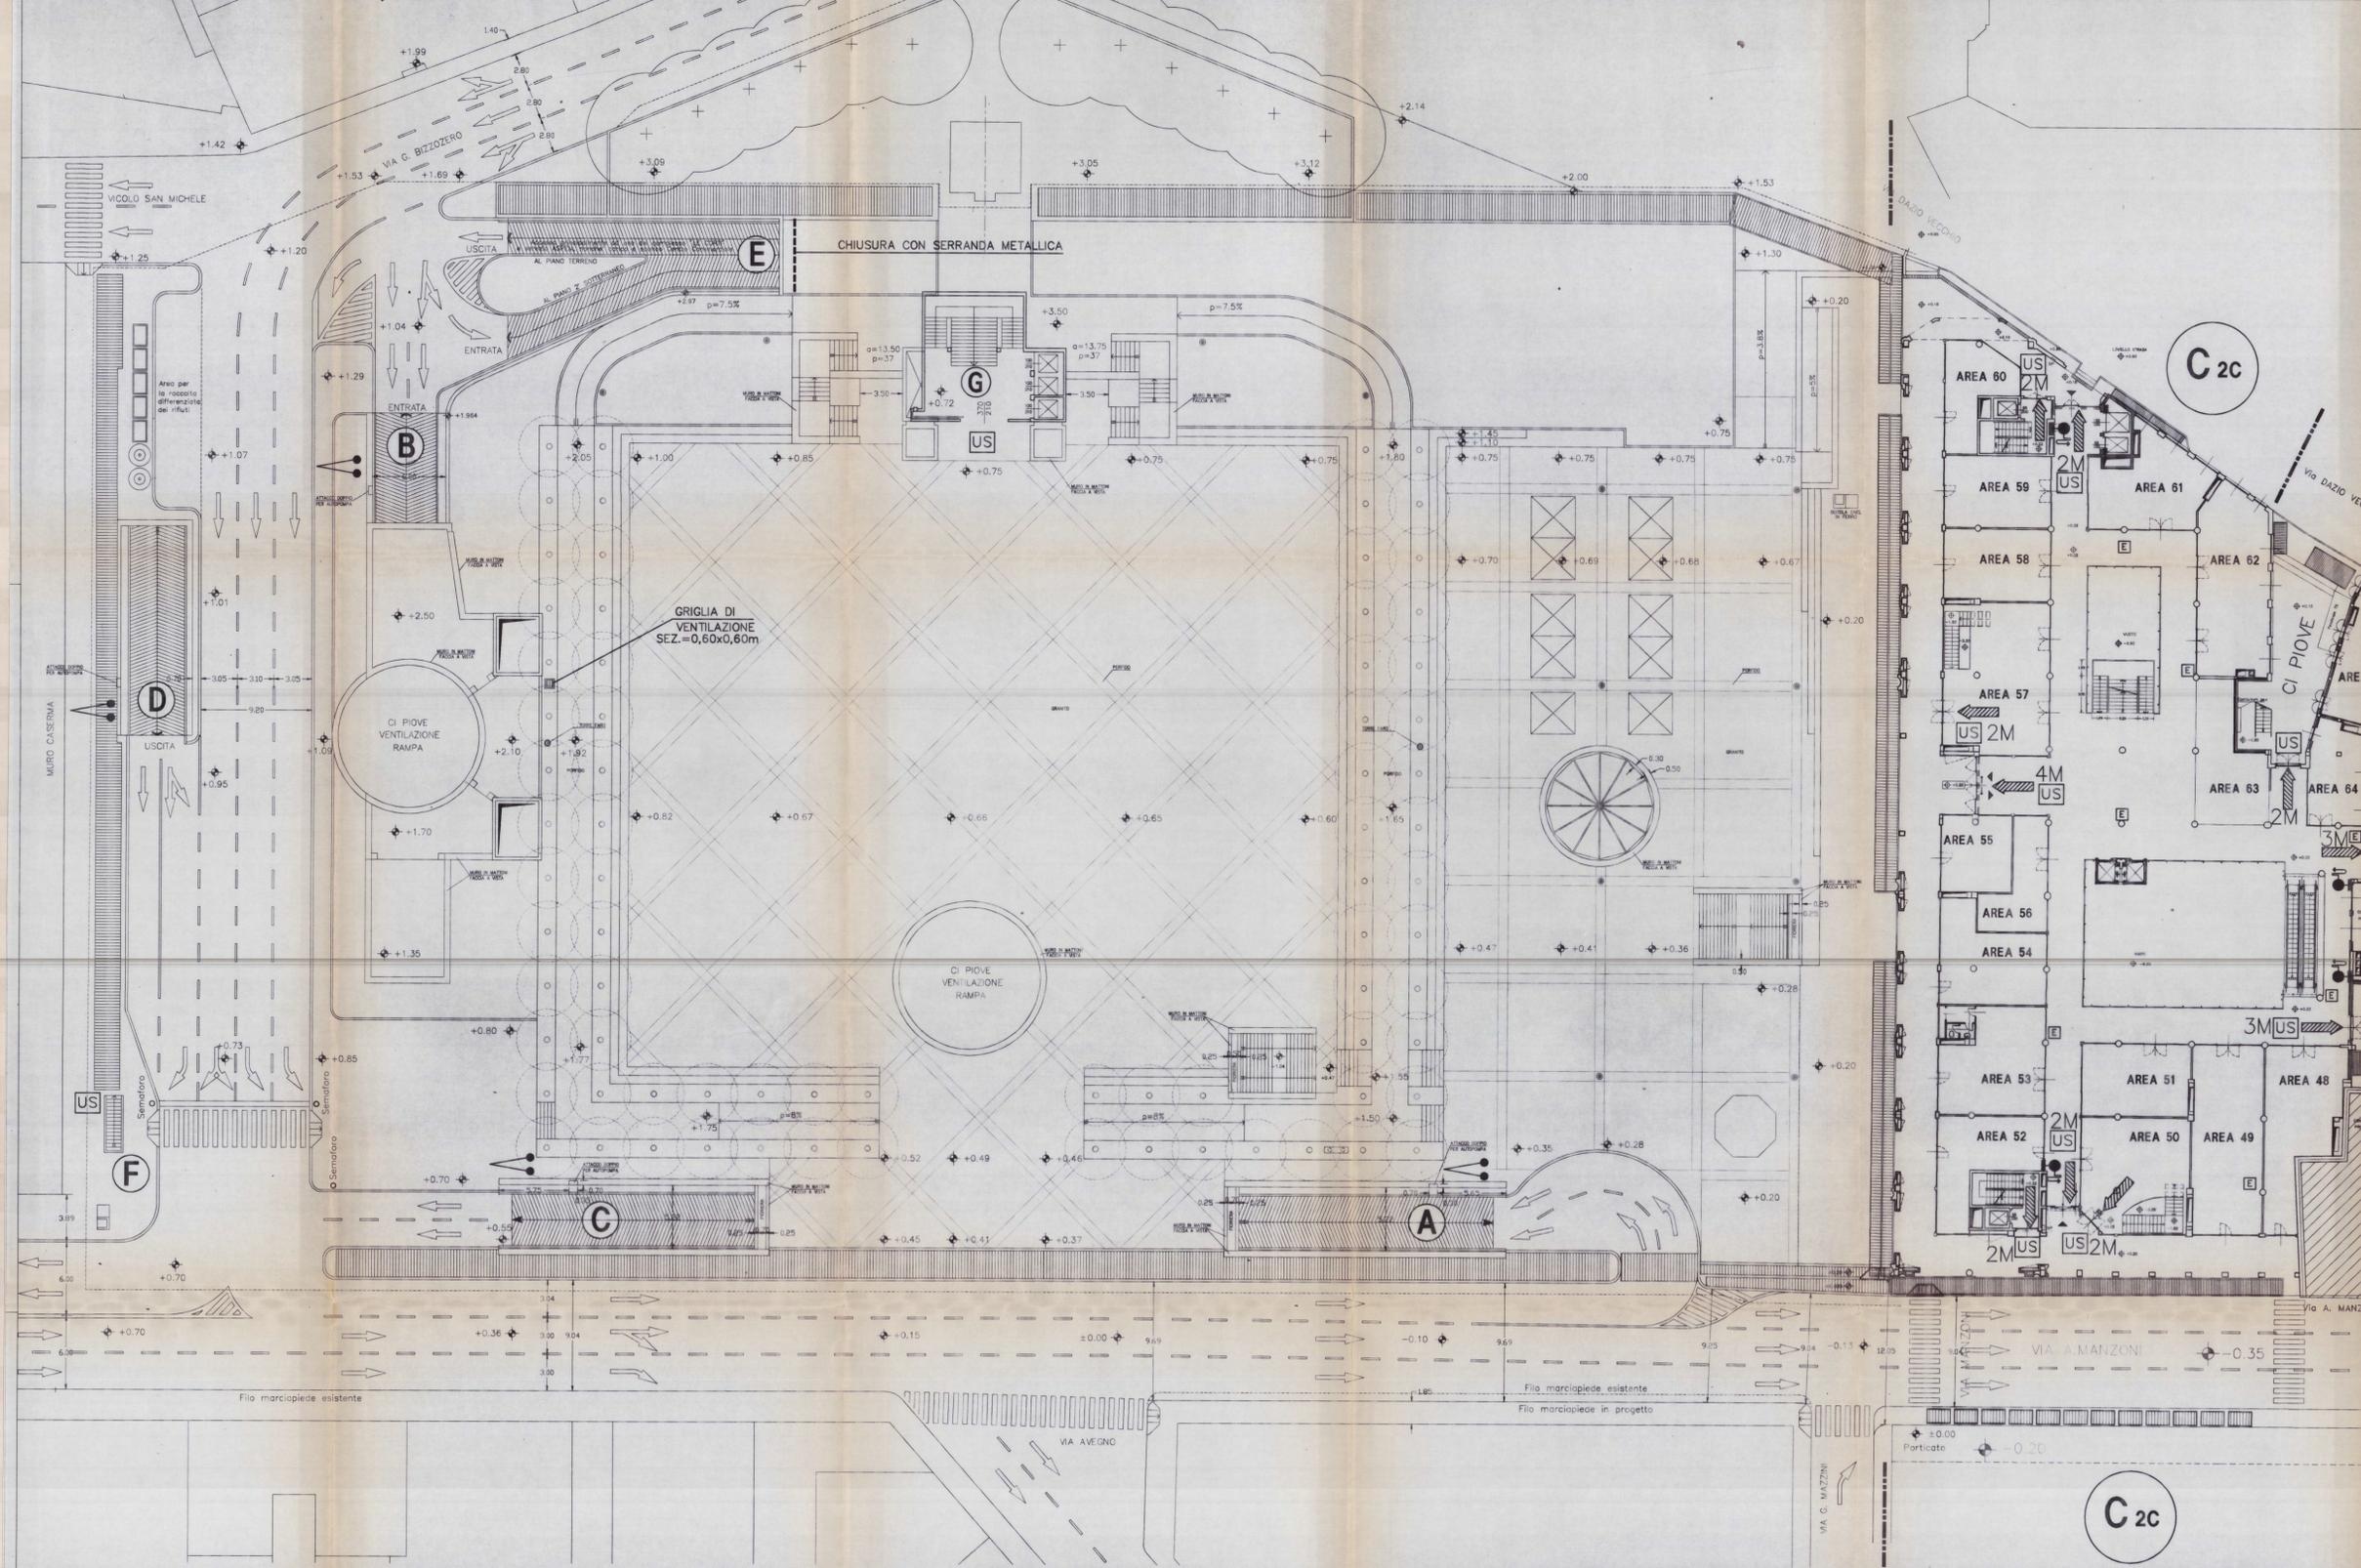

**PIANO PIAZZA**

 CHIAVE SCHEMATICA DI INDIVIDUAZIONE DEI COMPARTIMENTI



COMPARTIMENTO	INDIVIDUAZIONE	INDICAZIONE
A	[Symbol]	COMPARTIMENTO A
B	[Symbol]	COMPARTIMENTO B
C	[Symbol]	COMPARTIMENTO C
D	[Symbol]	COMPARTIMENTO D

- LEGENDA - SISTEMI ANTINCENDIO**
- [E] ESTINTORE PORTATILE
  - [IDRANTE] IDRANTE A MURO CON TUBAZIONE FLESSIBILE E LANCIA
  - [ATTACCO] ATTACCO PER AUTOPOMPA SINGOLO E DOPPIO
  - [US] USCITA DI SICUREZZA
  - [USCITA ALTO] USCITA VERSO L'ALTO
  - [USCITA ORIZZONTALE] USCITA ORIZZONTALE
  - [USCITA BASSO] USCITA VERSO IL BASSO
  - [PR] PORTA RESISTENTE AL FUOCO
  - [BARRIERA] BARRIERA AD ACQUA NEBULIZZATA

COMUNE DI VARESE

PROGETTO AUTOPARCHEGGIO PIAZZA DELLA REPUBBLICA  
concessione edilizia n.481/89 VAR1 del 14.08.91

COPIA  
COMPLESSO IMMOBILIARE "LE CORTI"  
concessione edilizia n.260/89 del 06.06.90


**CONFORME**  
**Pratica VV.F.**  
**N° 4786**  
**del 24/03/97**

PROGETTISTA ING. GIUSEPPE BERTANI SOCIETA' CONSORTILE PIAZZA REPUBBLICA - 21100 VARESE C.F. 02601300969 - P.I. 02514930714	PROPRIETARIO ING. GIUSEPPE BERTANI SOCIETA' CONSORTILE PIAZZA REPUBBLICA - 21100 VARESE C.F. 02601300969 - P.I. 02514930714	SCALA 1 : 200	FILE VCRPTB IF DWG 6
PROGETTISTA DOTT. ING. ROCCO NATALE ALDO DI MILANO 4 13812	ARCHITETTO ARCH. CARLO MIDA ALDO DI MILANO 4 13812	ESECUTORE OPERE IMPRESA F.LLI BERTANI & C. P.O. LE CORTI, 13 - 21028 S. GIUSEPPE	ESECUTORE OPERE IMPRESA F.LLI BERTANI & C. P.O. LE CORTI, 13 - 21028 S. GIUSEPPE

**PIANTA PIANO TERRA**  
**COMPARTIMENTO C2C**  
**VIE DI FUGA - SISTEMI ANTINCENDIO**

**vf6**  
03.02.96 AS  
03.02.96

PER PARTICOLARI VEDI TAV. 501

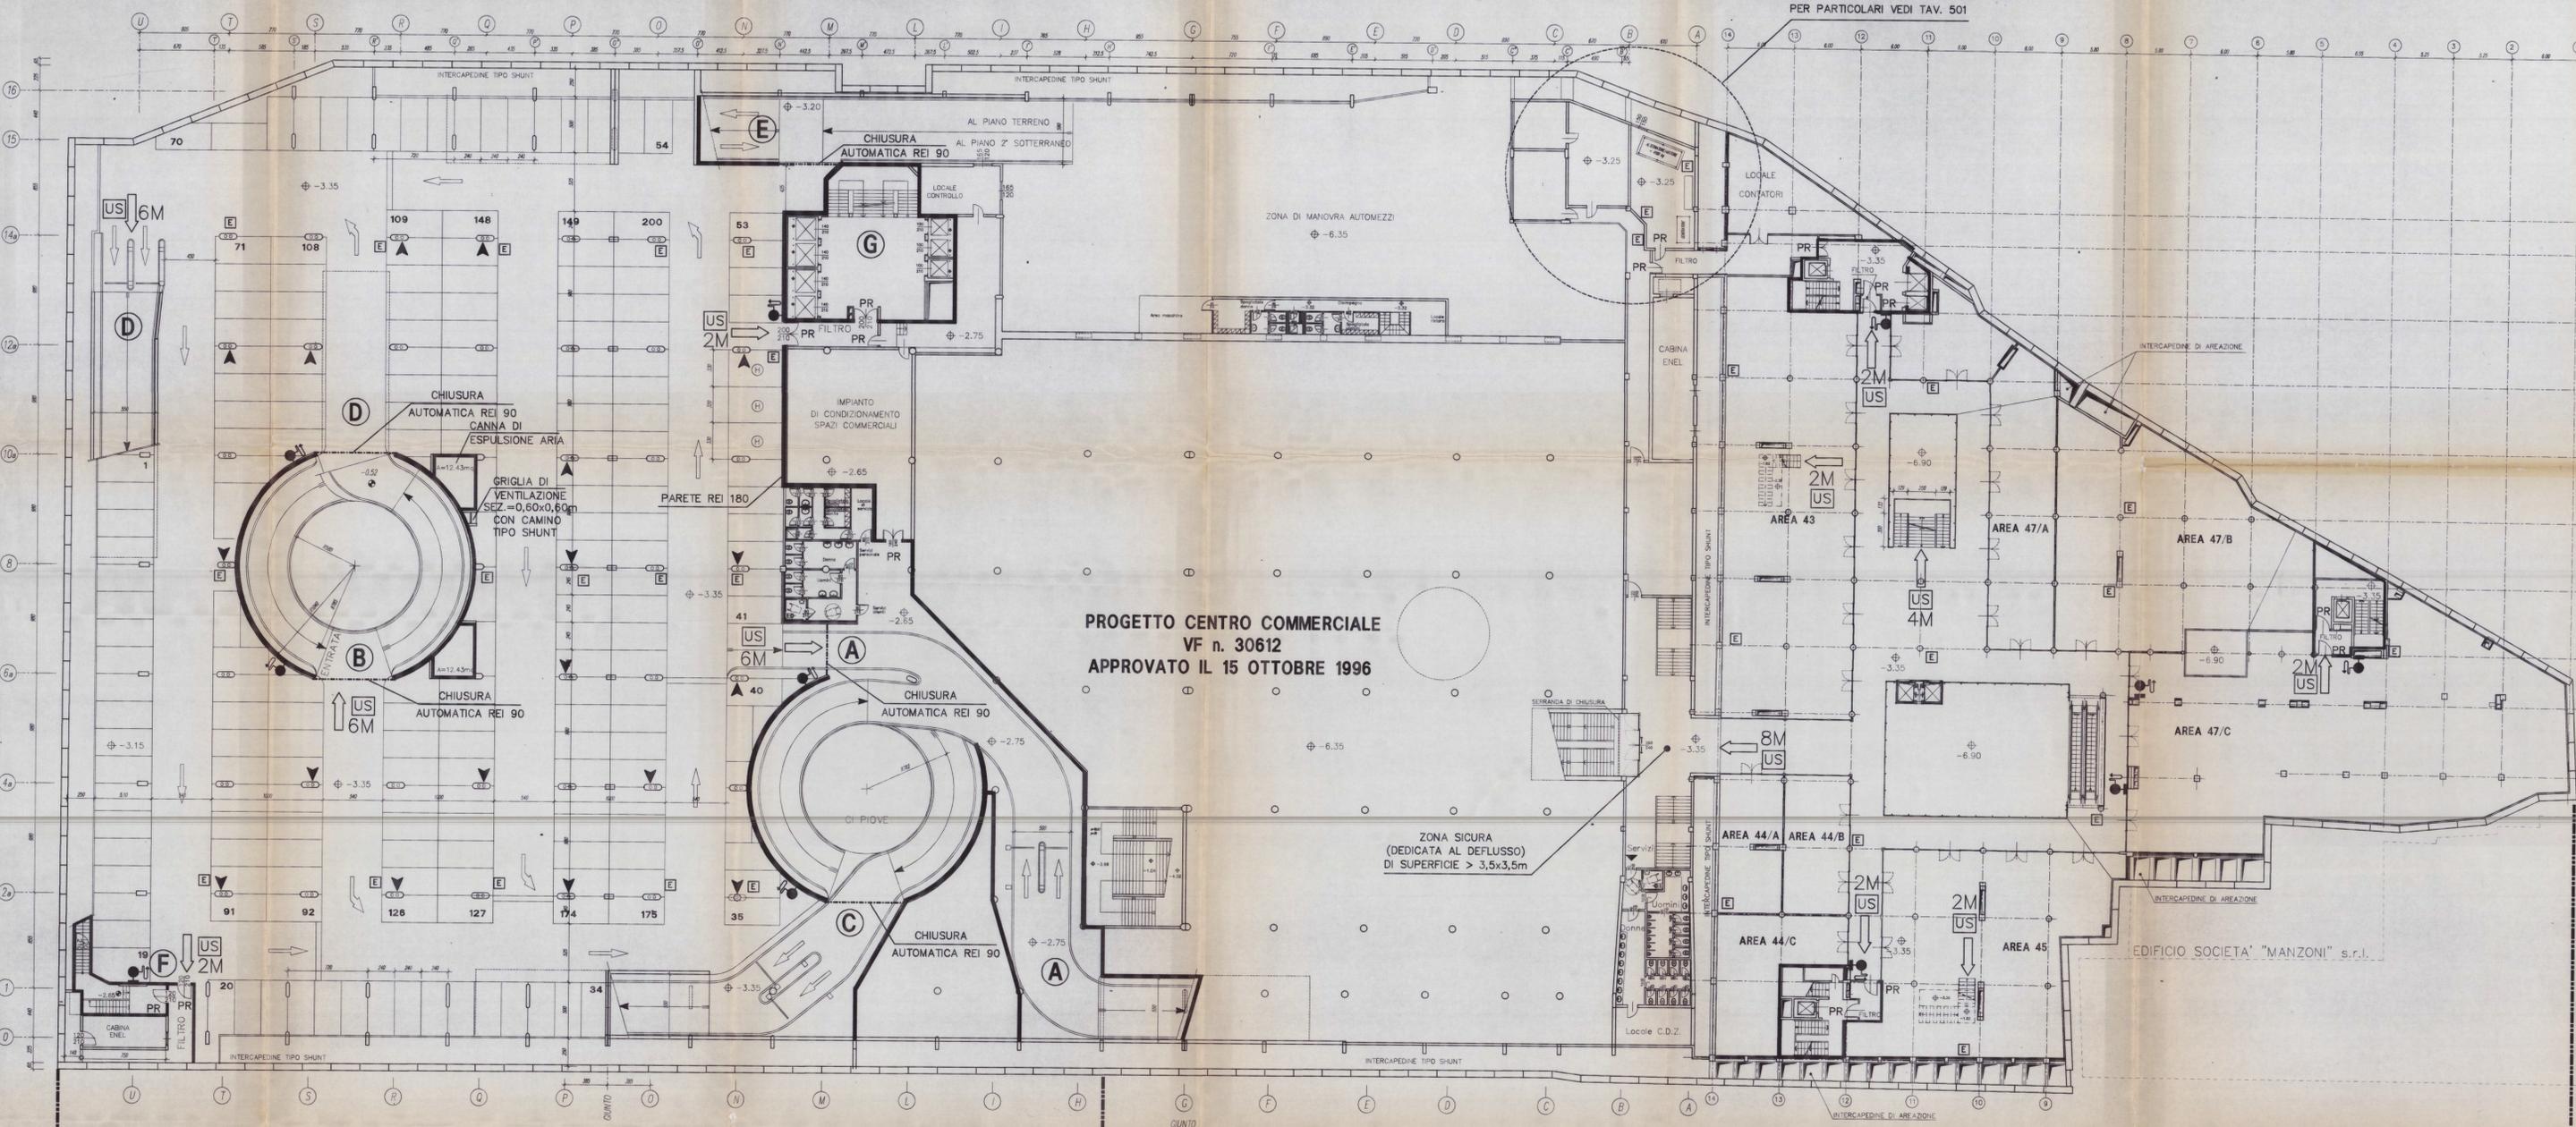

PROGETTO CENTRO COMMERCIALE  
VF n. 30612  
APPROVATO IL 15 OTTOBRE 1996

 
ZONA SICURA  
(DEDICATA AL DEFLUSSO)  
DI SUPERFICIE > 3,5x3,5m

C1A

C2C

PIANTA PIANO PRIMO SOTTERRANEO  
Protetto da impianto SPRINKLER  
TOTALE POSTI AUTO N° 200

CHIAVE SCHEMATICA DI INDIVIDUAZIONE DEI COMPARTIMENTI



COMPARTIMENTO	INDICAZIONE	INDICAZIONE	INDICAZIONE
A	...	...	...
B	...	...	...
C	...	...	...
D	...	...	...

— LEGENDA — SISTEMI ANTINCENDIO

- ESTINTORE PORTATILE
- IDRANTE A MURO CON TUBAZIONE FLESSIBILE E LANCIA
- ATTACCO PER AUTOPOMPA SINGOLO E DOPPIO
- USCITA DI SICUREZZA
- USCITA VERSO L'ALTO
- USCITA ORIZZONTALE
- USCITA VERSO IL BASSO
- PORTA RESISTENTE AL FUOCO
- BARRIERA AD ACQUA NEBULIZZATA
- CHIUSSURA AUTOMATICA REI 90
- BOCCHETTE DI ESTRAZIONE

COMUNE DI VARESE

PROGETTO AUTOPARCHEGGIO PIAZZA DELLA REPUBBLICA  
concessione edilizia n.481/89 VAR1 del 14.08.91

**COPIA CONFORME**  
Pratica VV.F.  
N° 4786  
del 24/03/97

PROGETTISTA:  
ING. GIUSEPPE BERTANI  
ALBO VARESE N° 1384

PROGETTISTA:  
DOTT. ING. ROCCO NATALE  
ALBO DI MILANO N° 13812


PROGETTISTA:  
ARCH. CARLO MEDA  
ALBO CIVILE N° 108

PROGETTISTA:  
IMPRESA F.LLI BERTANI & C.  
VIA DE' CROSTOLINI, 12 - 20124 MILANO

SCALA  
1 : 200  
VCR18BOG.DWG  
G  
VVF.G  
500.01  
vf5  
10.02.97 AS  
03.02.97 AS  
03.02.97

PIANTA PRIMO INTERRATO  
COMPARTIMENTI C1A - C2C  
VIE DI FUGA - SISTEMI ANTINCENDIO

DELIMITAZIONE MEDIANTE TUBOLARI RECLINABILI

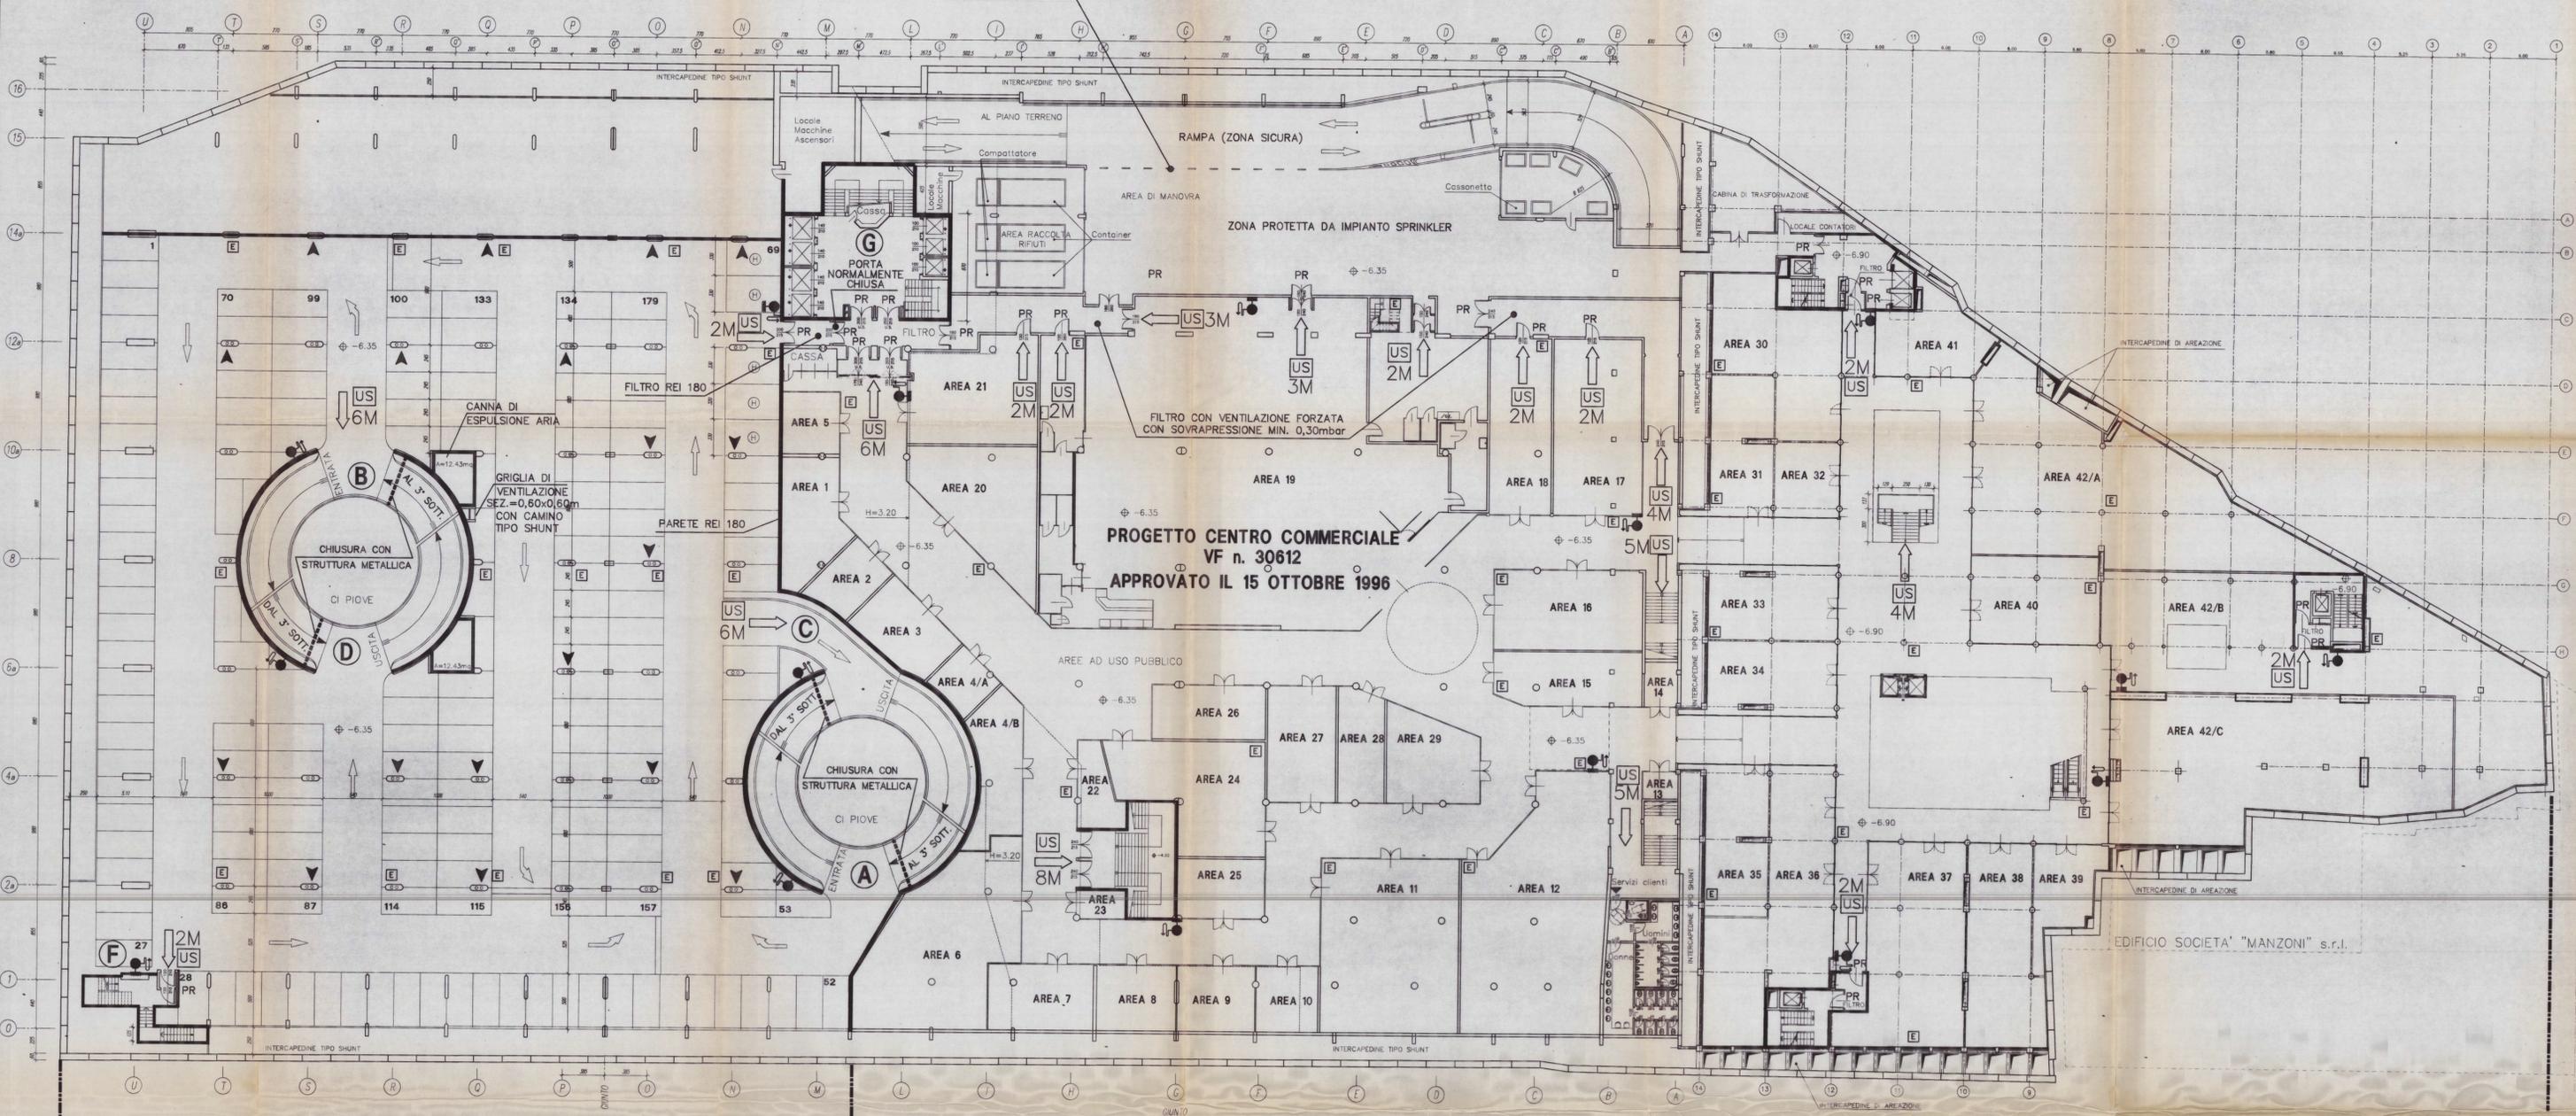

PROGETTO CENTRO COMMERCIALE  
VF n. 30612  
APPROVATO IL 15 OTTOBRE 1996

 
EDIFICIO SOCIETA' "MANZONI" s.r.l.

C2A

C2C

PIANTA PIANO SECONDO SOTTERRANEO  
Protetto da impianto SPRINKLER  
TOTALE POSTI AUTO N° 179

CHIAVE SCHEMATICA DI INDIVIDUAZIONE DEI COMPARTIMENTI



COMPARTIMENTO	INDICAZIONE	INDICAZIONE
A	...	...
B	...	...
C	...	...
D	...	...

— LEGENDA — SISTEMI ANTINCENDIO

- ESTINTORE PORTATILE
- IDRANTE A MURO CON TUBAZIONE FLESSIBILE E LANCIA
- ATTACCO PER AUTOPOMPA SINGOLO E DOPIO
- USCITA DI SICUREZZA
- USCITA VERSO L'ALTO
- USCITA ORIZZONTALE
- USCITA VERSO IL BASSO
- PORTA RESISTENTE AL FUOCO
- BARRIERA AD ACQUA NEBULIZZATA
- BOCCHETTE DI ESTRAZIONE

COMUNE DI VARESE

PROGETTO AUTOPARCHEGGIO PIAZZA DELLA REPUBBLICA  
concessione edilizia n.481/89 VAR1 del 14.08.91

COMPLESSO IMMOBILIARE "LE CORTI"  
concessione edilizia n.260/89 del 06.06.90

**COPIA CONFORME**  
**Pratica V.V.F.**  
**N° 4786**  
**del 24/03/97**

PROGETTISTA: ING. GIUSEPPE BERTANI ALBO VARESE n° 1384

PROGETTISTA: DOTT. ING. ROCCO NATALE ALBO DI MILANO n° 13812

PROGETTISTA: ARCH. CARLO MEDA ALBO VARESE n° 101

PROGETTISTA: IMPRESA FLU BERTANI s.r.l. VIA DE GIOVANNI, 13 - 20124 MILANO

SCALA 1 : 200



VCR25BIG.DWG

VVF.G 400.01

vf4

10.02.97 AS  
03.02.97 AS  
03.02.97

PIANTA SECONDO INTERRATO  
COMPARTIMENTI C2A - C2C  
VIE DI FUGA - SISTEMI ANTINCENDIO

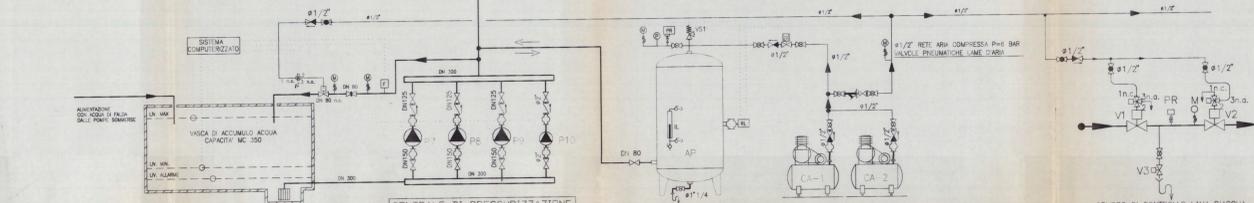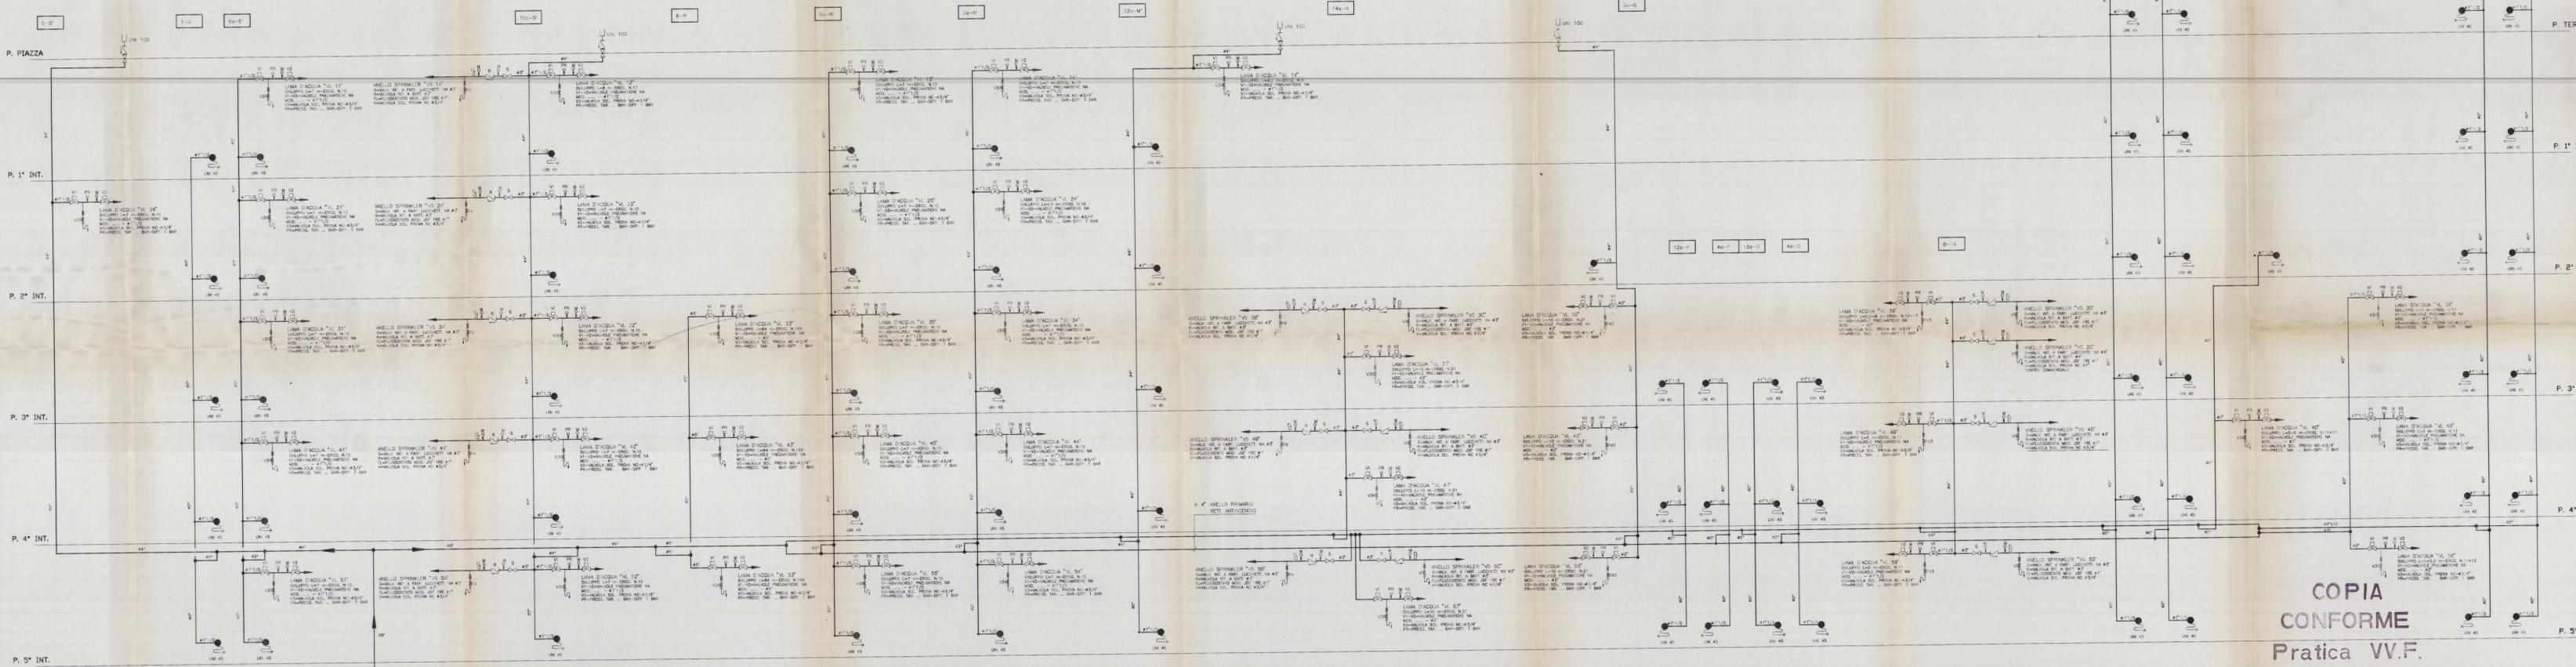

- LEGENDA**
- AP AUTOCALDE "POLIMON" CAPACITA' lt. 1000, PRESS. ESERCIZIO 10 Bar,
  - CA-1 COLLAUDATO SPRINK
  - CA1-2 COMPRESSORI D'ARIA CON SERBATOIO 10 Nmc/h, PRESS. ESERCIZIO 6/12 Bar,
  - P7-B-9 MOTORE 1 HP, ALIMENTAZIONE 220V/50Hz 70 CUI N. 1 DI RISERVA
  - P10 ELETTROPOMPA CENTRIFUGA JOCKEY PORTATA 4 mc/h,
  - P10 PRESSIONE 80 m.c.a., MOTORE 37 Kw-2P, ALIMENTAZIONE 380V/50Hz
  - P10 ELETTROPOMPA CENTRIFUGA JOCKEY PORTATA 4 mc/h,
  - P10 PRESSIONE 75 m.c.a., MOTORE 7,5 Kw-2P, ALIMENTAZIONE 380V/50Hz
  - P SOLIDA PRESSIONE "ESCLUSIVA DALLA TORRETTA"
  - R REGOLATORE DI LIVELLO A GALLEGGIANTE DI TIPO MAGNETICO
  - RL ELETTROVALVOLA SOLENOIDE PER ARIA COMPRESSA N.C.
  - PR PRESSOSTATO CUSCIDO DURAN MAX PRESSIONE 7,5 Bar
  - F FLUSSOSTATO PER ACQUA TIPO "A PALETTA 4"
  - 6-R RIDUTTORE REGOLATORE DI PRESSIONE PER ARIA COMPRESSA VALVOLE PNEUMATICHE 41/2"
  - 6-3 VALVOLE A SFERA CON CAPPUCCHIO POMPABILE 1/2" SU ARIA COMPRESSA
  - V51 VALVOLE DI SICUREZZA AUTOCALDE SU LATO ARIA
  - IL INDICATORE VUOTO DI LIVELLO CON INTERCETTAZIONI
  - M MANOMETRO CON RILINETTO A NORME ISEI/EN
  - 4-3 VALVOLE A FARFALLA DI INTERCETTAZIONE PN 10 LUCCHETTABILE
  - 4-2 VALVOLE A SFERA IN BRONZO CON CAPPUCCHIO POMPABILE
  - 4-1 VALVOLE DI RITEGNO IN GHISA PN10 O BRONZO
  - 4-0 VALVOLE DI RITEGNO IN BRONZO PN10 PER ARIA COMPRESSA
  - 4-0-1 FILTRO A 1 INCHI
  - 4-0-2 GRUPPO ANTIVIBRANTE IN GHISA PN10
  - 4-0-3 VALVOLE DI TARIATURA IN GHISA PN 16
  - 4-0-4 VALVOLE A FARF. CON SERVOE. PNEUMATICO A SEMPIRE EFFETTO CON RITORNO A MOLLA A RM. S.B. DARI, COMPLETA DI 2 FRECCEREA
  - V1-V2 FLUSSOSTATO CUSCIDO DURAN MAX PRESSIONE 7,5 Bar
  - V1-V2 ELETTROVALVOLA N.C. ALIMENTAZIONE 24V c.a.-8/14 VA marca "OMAL"
  - V3 ELETTROVALVOLA A 3 VIE ALIMENTAZIONE 24 V c.a.-10VA MARCA "OMAL" MOD. L10T. - Kw 8" (43/47) E Kw 17" (817) 17/10N


**COPIA  
CONFORME**  
Pratica V.V.F.  
N° 4786  
del 24/03/97

N.	AGGIORNAMENTO	DATA	ESACIT
1	INTER. UNICO-LAMA C.C.	19/07/96	
2	MODIFICAZIONE	19/07/96	


COMPLESSO IMMOBILIARE "LE CORTI" - VARESE  
IMPIANTO ANTINCENDIO  
SCHEMA CENTRALE DI PRESSURIZZAZIONE - RETE PRIMARIA  
E MONTANTI DI DISTRIBUZIONE ALLE V.S., V.L., U.V., U.V.I.

SKAT S.P.A. - 20138 Milano - Via Maqueda, 87/2 - Tel. (02) 50280-3-4 - Fax (02) 502819

Questo disegno non può essere riprodotto senza autorizzazione

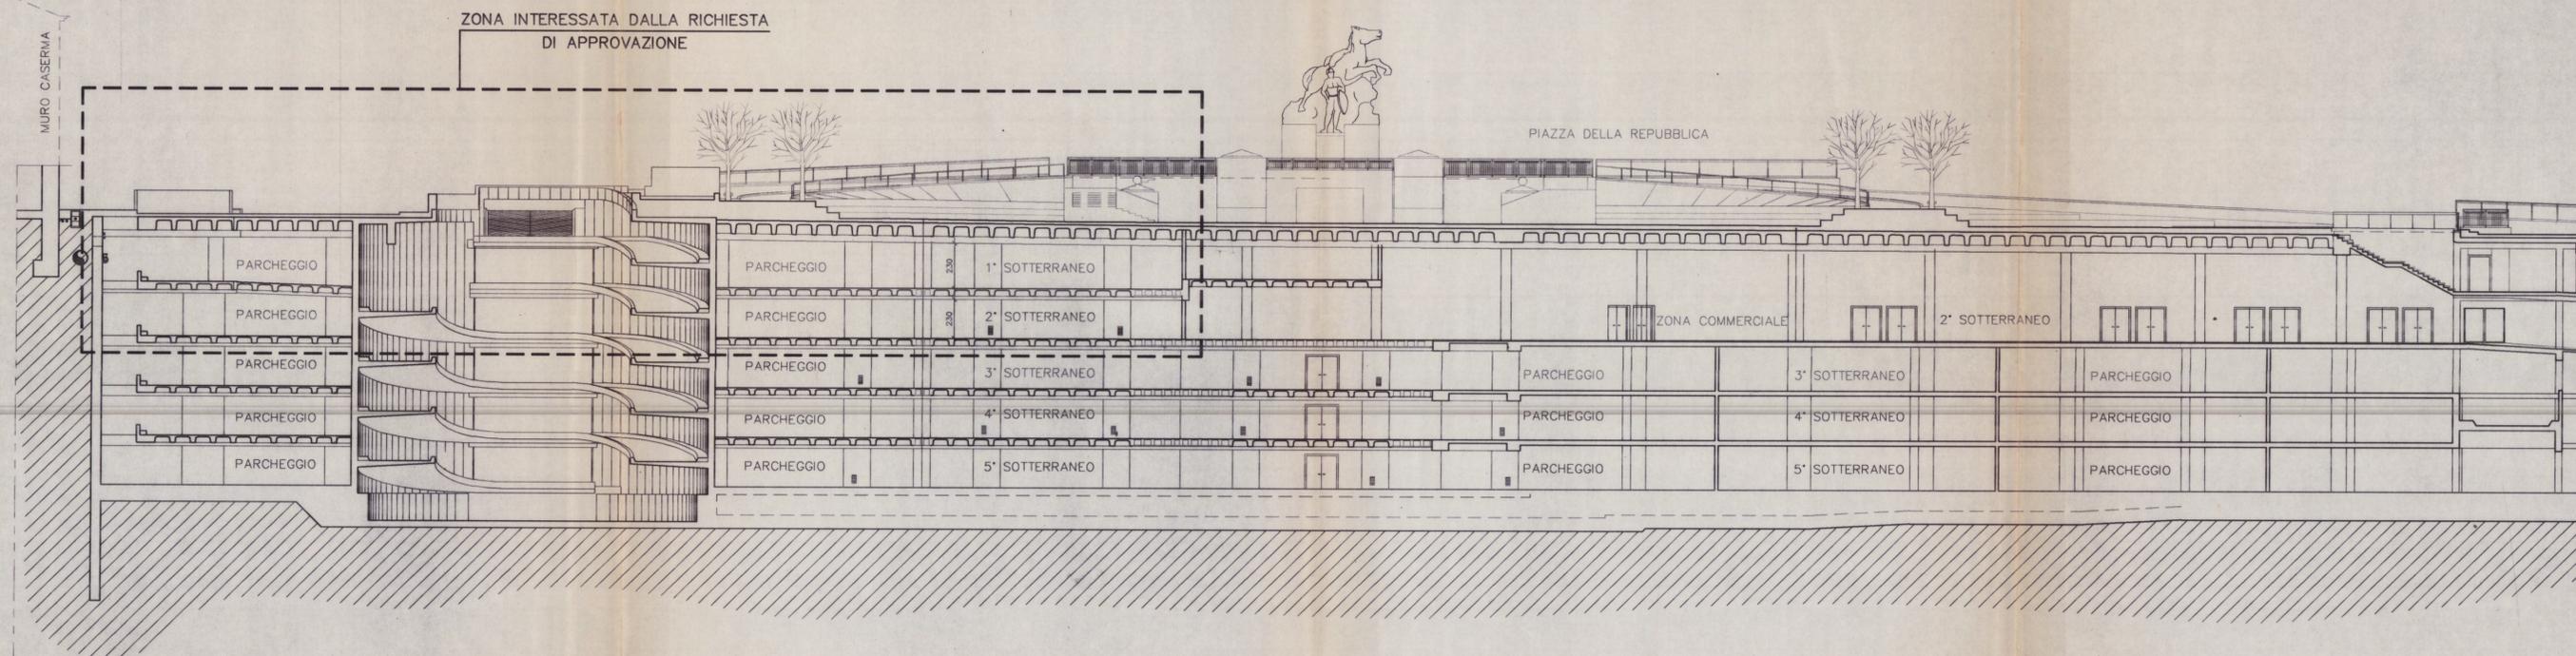


SEZIONE LONGITUDINALE PIAZZA DELLA REPUBBLICA

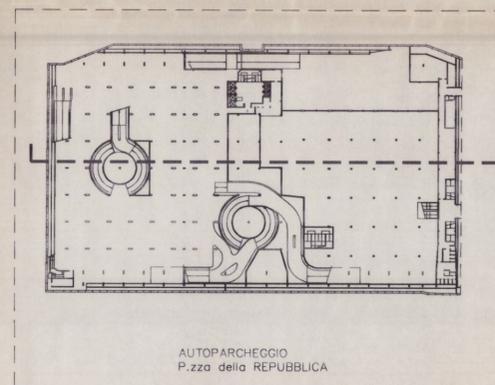


AUTOPARCHEGGIO  
P.zza della REPUBBLICA

CHIAVE SCHEMATICA DI INDIVIDUAZIONE DEI COMPARTIMENTI

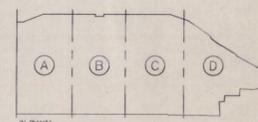

IN Pianta

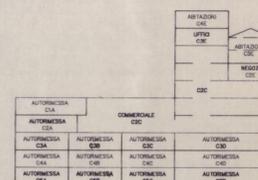

IN SEZIONE

COMUNE DI VARESE

PROGETTO AUTOPARCHEGGIO PIAZZA DELLA REPUBBLICA  
concessione edilizia n.481/89 VAR1, del 14.08.91

**COPIA CONFORME**  
PROGETTO COMPLESSO IMMOBILIARE "LE CORTI"  
concessione edilizia n.260/89 del 06.06.90

**Pratica VV.F.**  
**N° 4786**  
**del 24/03/97**

<p><b>I. GESTORE</b> INIZIATIVE COMMERCIALI LOMBARDE S.r.l. SOCIETA' CONSORTILE PIAZZA REPUBBLICA - 21100 VARESE C.F. 02003200967 - P.I. 02284930124</p>	<p><b>PROGETTISTA</b> Ing. GIUSEPPE BERTANI ALBO VARESE n° 1384</p>	<p>SCALA <b>1 : 200</b></p>
<p><b>II. PROGETTISTA</b> DOTT. ING. ROCCO NATALE ALBO DI MILANO n° 13812</p>	<p><b>DIRETTORE LAVORI</b> Arch. CARLO MEDA ALBO COMO n° 195</p>	<p>FILE <b>VCRSSB1G.DWG</b> VERSIONE <b>F</b></p>
<p><b>ESECUTORE OPERE</b> IMPRESA F.LLI BERTANI S.r.l. VA DE CRISTOFORI, 13 - 20124 MILANO</p>		<p><b>vf8</b> 10.02.97 AS <b>06.02.97</b></p>

SEZIONE LONGITUDINALE AUTOPARCHEGGIO